

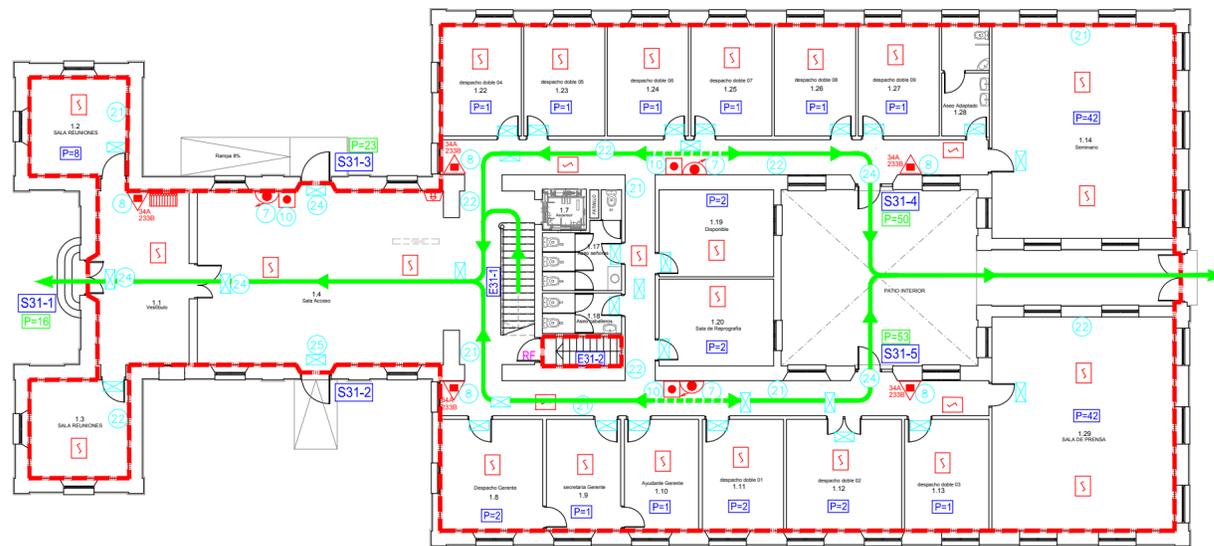


PLANTA SOTANO

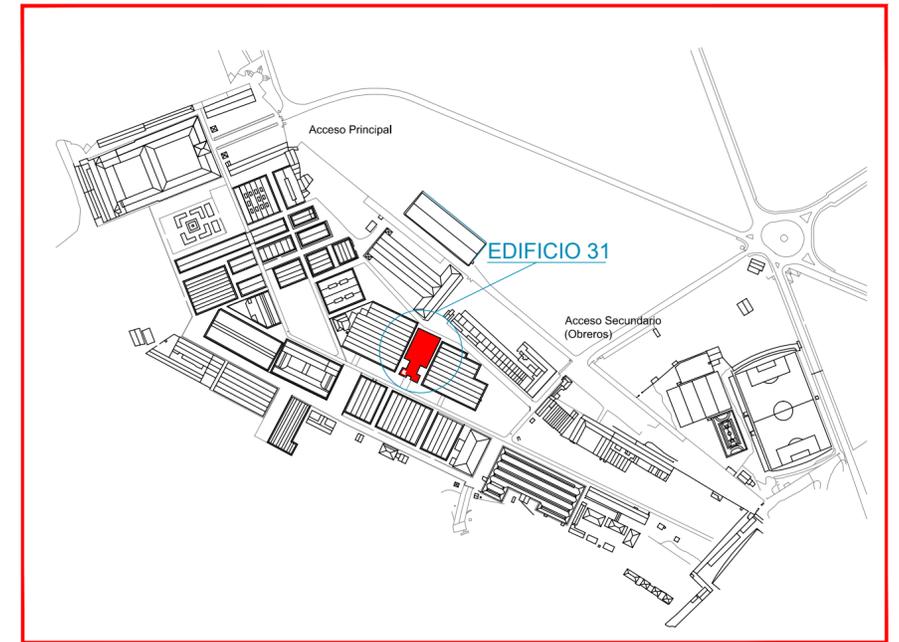

PLANTA BAJA

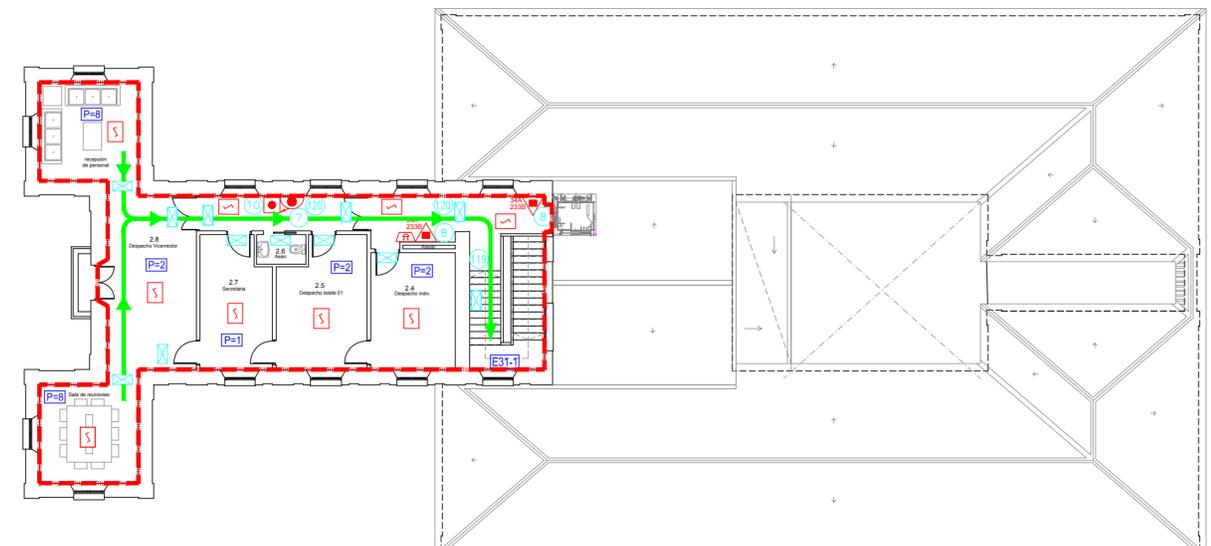

PLANTA PRIMERA

LEYENDA

- | | | | |
|--|---|--|--|
| | VIA DE EVACUACION PRINCIPAL | | ALUMBRADO DE EMERGENCIA Y SEÑALIZACION |
| | VIA DE EVACUACION ALTERNATIVA | | DETECCION DE HUMOS |
| | SECTOR DE INCENDIO | | RESISTENCIA AL FUEGO |
| | EXTINTOR DE POLVO POLIVALENTE EFICACIA 34A 233B | | ACCESO A EDIFICIO |
| | CENTRAL DE DETECCION Y ALARMA | | ESCALERA |
| | PULSADOR DE ALARMA | | POBLACION |
| | AVISADOR DE ALARMA POR MEDIOS ACUSTICOS | | POBLACION ALTERNATIVA |
| | BOCA DE INCENDIO EQUIPADA DE 25mm Ø | | LOCAL RIESGO ESPECIAL |
| | CUADRO ELECTRICO | | POBLACION QUE EVACUA POR SALIDA SEÑALIZADA |

SEÑALIZACION

- | | | | |
|--|--|--|----------------------|
| | | | SALIDA |
| | | | SALIDA DE EMERGENCIA |
| | | | ESCALERA |
| | | | ESCALERA |
| | | | |

OCCUPACION MAXIMA A EVACUAR O CONFINAR EDIFICIO
 PLANTA BAJA P=119
 PLANTA PRIMERA P=23



DENOMINACION
PLAN DE AUTOPROTECCIÓN
 EDIFICIO 31
 PLANTA SOTANO, BAJA Y PRIMERA

CLIENTE

 FABRICA DE ARMAS DE TOLEDO

ESCALA: 1 / 200
 DIBUJADO B. PRADAS ABRIL-14
 COMPROB. A. GOMEZ ABRIL-14
 APROBADO A. GOMEZ ABRIL-14

FIRMADO A. GOMEZ
 PLANO Nº 30
 REV. ACTUAL